

NOTAS


- MEDIDAS E NÍVEIS EM METROS;
- VERIFICAR POSIÇÃO EXATA DOS PILARES NO PROJETO ESTRUTURAL;
- VERIFICAR DE FALHAS CONSTRUTIVAS PERTINENTES NAS FRANÇAS DE DETALHAMENTO;
- EM CASO DE CONFLITO DE INFORMAÇÕES ENTRE O PROJETO GRÁFICO E O MEMORIAL DESCRITIVO, PREVALEÇA A INFORMAÇÃO CONTIDA NOS DESENHOS;
- ALTERAÇÕES NESTE PROJETO SOMENTE COM AUTORIZAÇÃO EXPRESSA DO FNDE

REFERÊNCIAS:

- PLANILHA DE QUANTITATIVOS;
- MEMORIAL DESCRITIVO E ESPECIFICAÇÕES TÉCNICAS

LEGENDA:

	INDICAÇÃO NÍVEIS PLANTA E CORTE		INDICAÇÃO DE VISTAS
	INDICAÇÃO DE CORTES		ESPECIFICAÇÕES DE MATERIAIS
	INDICAÇÃO DE FACHADAS		INDICAÇÃO DE EXIDOS
	INDICAÇÃO DE PORTAS E JANELAS		INDICAÇÃO DE ELEMENTOS (BANCADAS, PRATELEIRAS E ETC.)

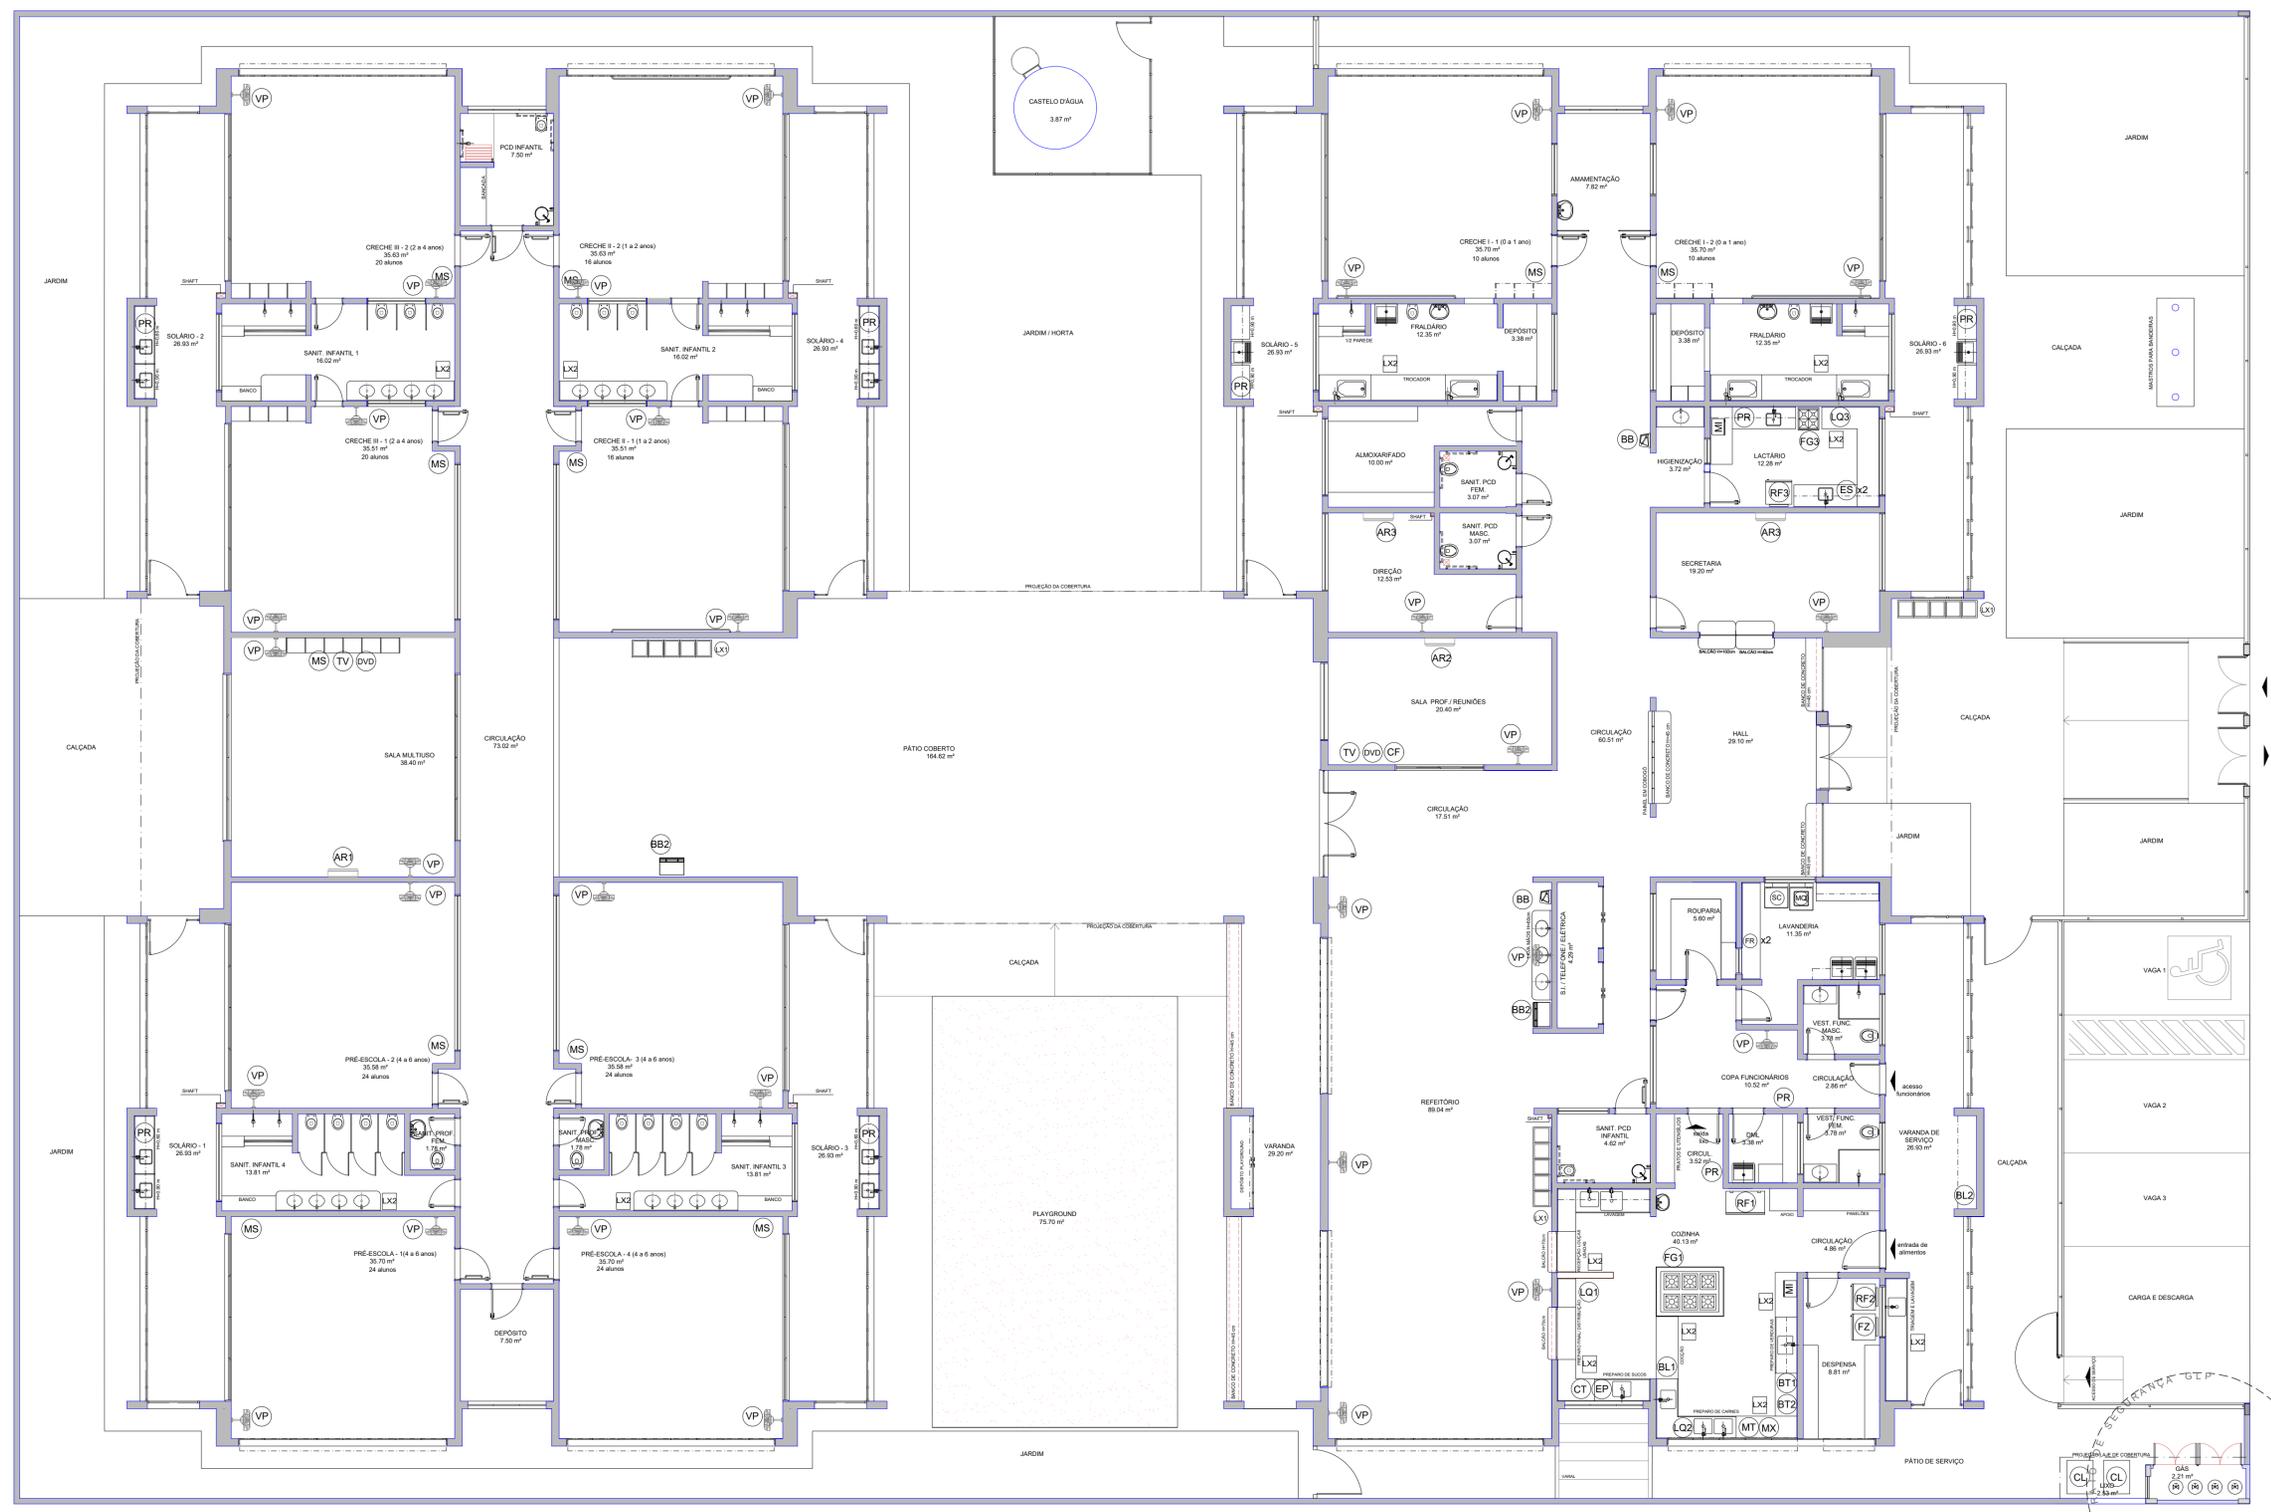

CONTROLE DE REVISÕES

02	JANEIRO/2017	Atendimento à NBR 9050/2015; Alteração: quadro de áreas, fechamento frontal, sanitários infantil 1 e 2, altura da plataforma, mobiliário e equipamento, altura de quadricas nos sanitários, cor dos portões dos salões e altura da porta PA4. Acréscimo do gradil e quadro de cargas no castelo d'água, de duchas higiênicas e escaninhos pré-escola.
01	JULHO/2016	Alteração paredes - shaft para tubulação hidráulica e detalhamento; alteração da altura da plataforma.
Nº	DATA	DESCRIÇÃO

FNDE Fundo Nacional de Desenvolvimento da Educação

Ministério da Educação

PROJETO PADRÃO - FNDE

PROPRIETÁRIO: _____
 ENDEREÇO: _____
 MUNICÍPIO - UF: _____

PROPRIETÁRIO: _____
 RESP. TÉCNICO: CREA _____
 AUTOR DO PROJETO: CAU _____

DLFO: _____
 CREA: _____
 RA: _____

OBSERVAÇÕES: _____

PROGRAMA PROINFÂNCIA - PROJETO TIPO 1
PROJETO DE ARQUITETURA

COORDENAÇÃO CGEST - Coordenação Geral de Infraestrutura Educacional	PLANTA BAIXA LAYOUT EQUIPAMENTO	ARQ
REVISÃO R.00 R.01 R.02	ESCALA 1/75 DATA EMISSÃO JANEIRO/2017	PRANCHAS 04/38

LEGENDA DE EQUIPAMENTO

AMBIENTES	EQUIPAMENTO	QTD	DESCRIÇÃO
COZINHA	RF1	01	REFRIGERADOR VERTICAL INDUSTRIAL 4 PORTAS (COZINHA)
COZINHA	RF2	01	REFRIGERADOR DOMÉSTICO "FROSTFREE" 410L (DESPENSA)
COZINHA	RF3	01	REFRIGERADOR DOMÉSTICO "FROSTFREE" 300L (LACTÁRIO)
COZINHA	RF4	01	REFRIGERADOR DOMÉSTICO "FROSTFREE" 300L (LACTÁRIO)
COZINHA	RF5	01	FREEZER INDUSTRIAL VERTICAL 500L (DESPENSA)
COZINHA	RF6	01	FOGÃO COMERCIAL 01 QUEIMADORES COM 2 FORNOS (COZINHA)
COZINHA	RF7	01	FOGÃO LINHA BRANCA 4 QUEIMADORES (LACTÁRIO)

AMBIENTES	EQUIPAMENTO	QTD	DESCRIÇÃO
COZINHA	ME	02	MICROONDAS 30L - LINHA BRANCA (COZINHA E LACTÁRIO)
COZINHA	ES	02	ESTERILIZADOR DE MAMadeiras PARA MICROONDAS (LACTÁRIO)
COZINHA	LI	01	LÍQUIDIFICADOR INDUSTRIAL CAPACIDADE DE 15L (COZINHA)
COZINHA	LI	01	LÍQUIDIFICADOR COMERCIAL CAPACIDADE DE 6L (COZINHA)
COZINHA	LI	01	LÍQUIDIFICADOR COMERCIAL CAPACIDADE DE 4L (LACTÁRIO)
COZINHA	BL	01	BALANÇA DIGITAL CAPACIDADE MÍN. 30kg (COZINHA)
COZINHA	BL	01	BALANÇA PLATAFORMA 150 kg (TRAGEM LAVAGEM)

AMBIENTES	EQUIPAMENTO	QTD	DESCRIÇÃO
COZINHA	EP	01	ESPRESSO DE FRUTAS CÍTRICAS (COZINHA)
COZINHA	BT	01	BATEDERA PLANETÁRIA 12L (COZINHA)
COZINHA	MT	01	MULTIPROCESSADOR DE ALIMENTOS (COZINHA)
COZINHA	CF	01	CENTRÍFUGA DE FRUTAS (COZINHA)
COZINHA	MX	01	MIXER DE ALIMENTOS (COZINHA)
COZINHA	CF	01	CAFETERA (SALA PROFESSORES)
COZINHA	PR	01	PURIFICADOR DE ÁGUA (COPA FUNC., COZINHA, LACTÁRIO E SOLÁRIOS)

AMBIENTES

AMBIENTES	EQUIPAMENTO	QTD	DESCRIÇÃO
LAVANDERIA	LD	01	LAVADORA DE ROUPAS LINHA BRANCA 11 Kg
LAVANDERIA	SC	01	SECADORA DE ROUPAS LINHA BRANCA 10 Kg
LAVANDERIA	FE	02	FERRÃO ELÉTRICO
LAVANDERIA	CL	02	CARRIO COLETORES DE LIXO 120L
LAVANDERIA	LX	13	LIXEIRA COM PEDAL 50L (SANIT. INFANTIL/FRALDÁRIO/LACTÁRIO/COZINHA/TRAGEM)
APOIO GERAL	LX	03	CONJUNTO DE LIXEIRA PARA COLETA SELETIVA (REFERENTIAIRIO PATIO COBERTO/ACESS)

AMBIENTES

AMBIENTES	EQUIPAMENTO	QTD	DESCRIÇÃO
APOIO GERAL	BE	02	BERBEDOURO ELÉTRICO ACESSÍVEL (BLOCO A/ REFERENTIAIRIO)
APOIO GERAL	BE	02	BERBEDOURO INDUSTRIAL 25L (REFERENTIAIRIO PATIO COBERTO)
APOIO GERAL	AR	01	APARELHO DE AR CONDICIONADO SPLIT 30.000 BTU'S (SALA MULTUSOS)
APOIO GERAL	AR	01	APARELHO DE AR CONDICIONADO SPLIT 22.000 BTU'S (SALA DOS PROFESSORES)
APOIO GERAL	AR	01	APARELHO DE AR CONDICIONADO SPLIT 9.000 BTU'S (DESPENSA/ SALA DESEMPENSA)
APOIO GERAL	TV	02	TELEVISOR DE 32" (SALA MULTUSOS/ SALA DOS PROFESSORES)
APOIO GERAL	TV	02	APARELHO DE DVD (SALA MULTUSOS/ SALA DOS PROFESSORES)
APOIO GERAL	VE	31	VENTILADOR DE PAREDE (CRECHES I/ III/ PRÉ-ESCOLA/ MULTUSOS/ DIREÇÃO/ SEC. SUPROF./ COPA/ REFERENTIAIRIO)
APOIO GERAL	VE	11	APARELHO DE SOM TIPO MICROSYSTEM (CRECHES I/ III/ PRÉ-ESCOLA/ S. MULTUSOS)

1 PLANTA DE LAYOUT - EQUIPAMENTO
 ESCALA 1/75